


Руст. = 21,4 кВт; Кс = 0,5; Ррасч. = 10,7 кВт; Iрасч. = 51.2 А.

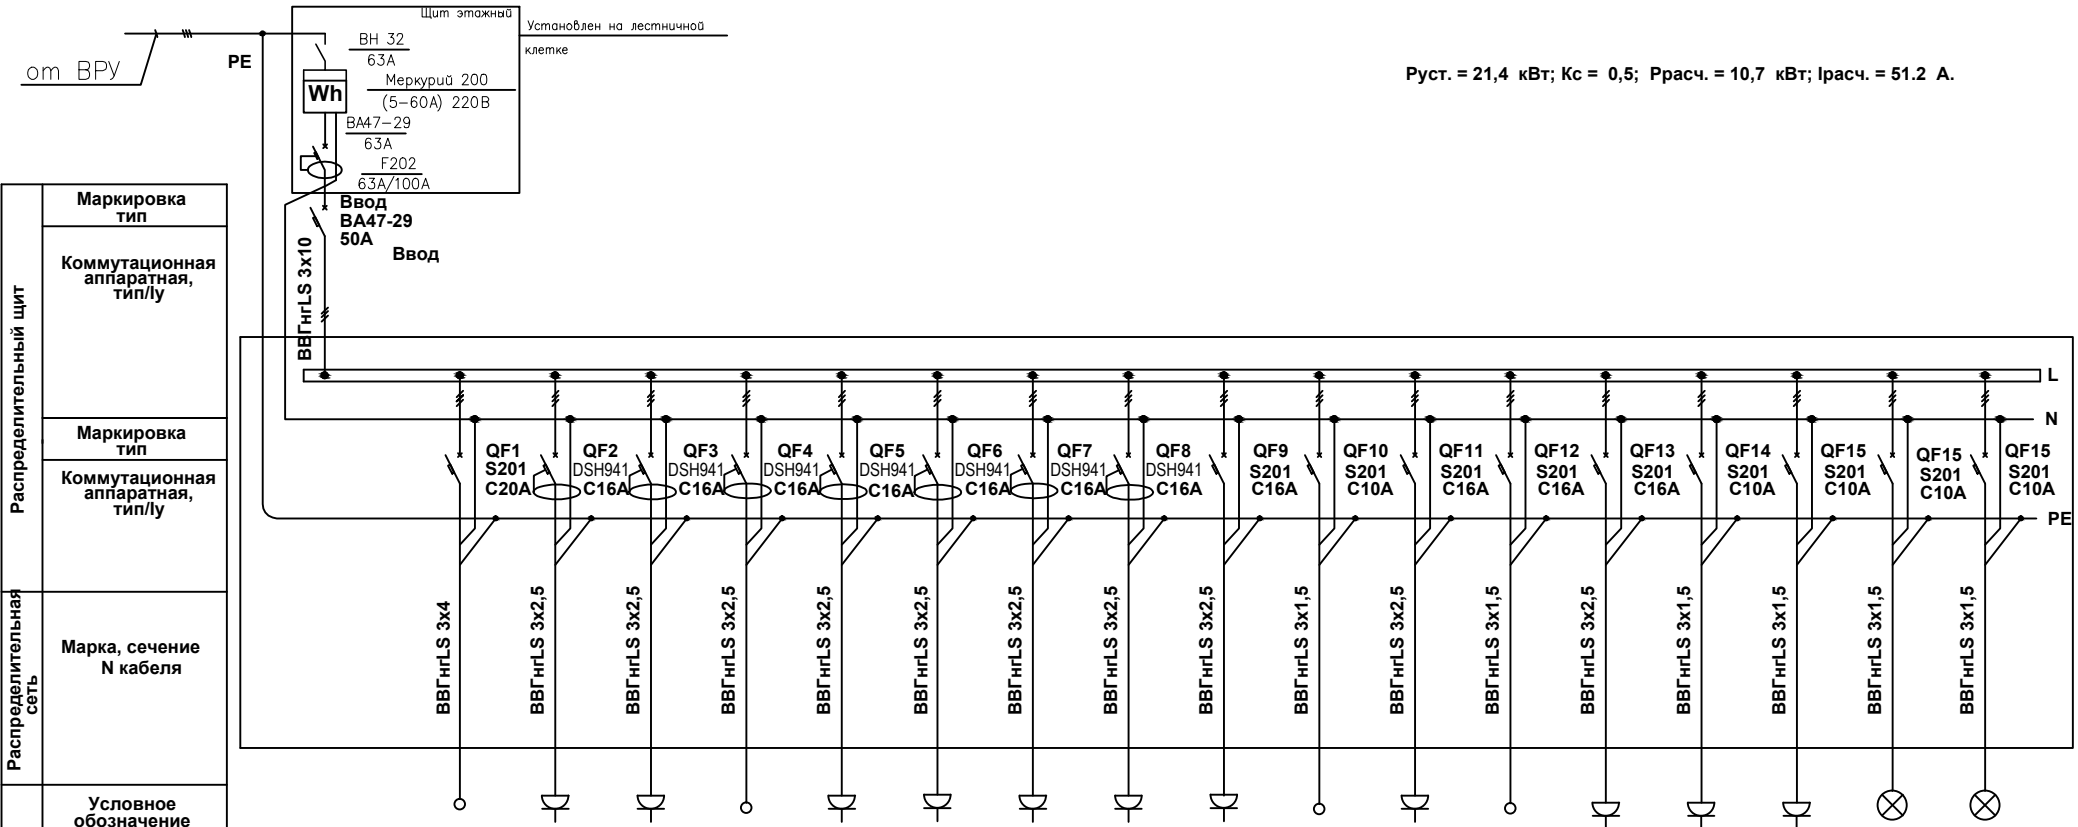

Маркировка		ВВОД	Гр.1	Гр.2	Гр.3	Гр.4	Гр.5	Гр.6	Гр.7	Гр.8	Гр.9	Гр.10	Гр.11	Гр.12	Гр.13	Гр.14	Гр.15	Гр.16	Гр.17
Мощность, кВт	Ррасч.	10,7	3,5	2	2	2,5	2,5	1,5	1	1,5	0,5	1	0,5	1	0,5	0,5	0,5	0,2	0,2
	U	220	220	220	220	220	220	220	220	220	220	220	220	220	220	220	220	220	220
Ток, А	Iрасч.	51,2	16,7	9,5	9,5	11,9	11,9	7,1	4,7	7,1	2,3	4,7	2,3	4,7	2,3	4,7	4,7	0,9	0,9
	N помещения	-	Кухня	Ванная	Кухня	Кухня	Кухня	Ванная	Кухня	Ванная	Гостиная	Гостиная	Спальная	Спальная	Гостиная	Спальная	Прихожая	Освещ.	Освещ.
Вид Нагрузки		-	Варочная панель	Стир.маш Розетка	Розетки	Духовой шкаф	Розетки	Водонагр.	Розетки	Розетка	Розетки	Кондиц.	Розетки	Кондиц.	Розетки	Розетки	Розетки	Освещ.	Освещ.

СОГЛАСОВАНО:

Инов. N подл.	Подп. и дата	Взам. инов. N

Изм.	Колуч.	Лист	№ док.	Подп.	Дата

ЭОМ 01/04.16

Квартира по адресу: МО Сельское поселение Логобское поселок Сосновый бор д.1 кор. 1 кв. 1

Электрооборудование и электроосвещение	Стадия	Лист	Листов
	Р	2	6

Принципиальная электросхема групповой сети. Щит ЩР.

ООО "ЭнергоСервисГарант"