


План освещения квартира №1

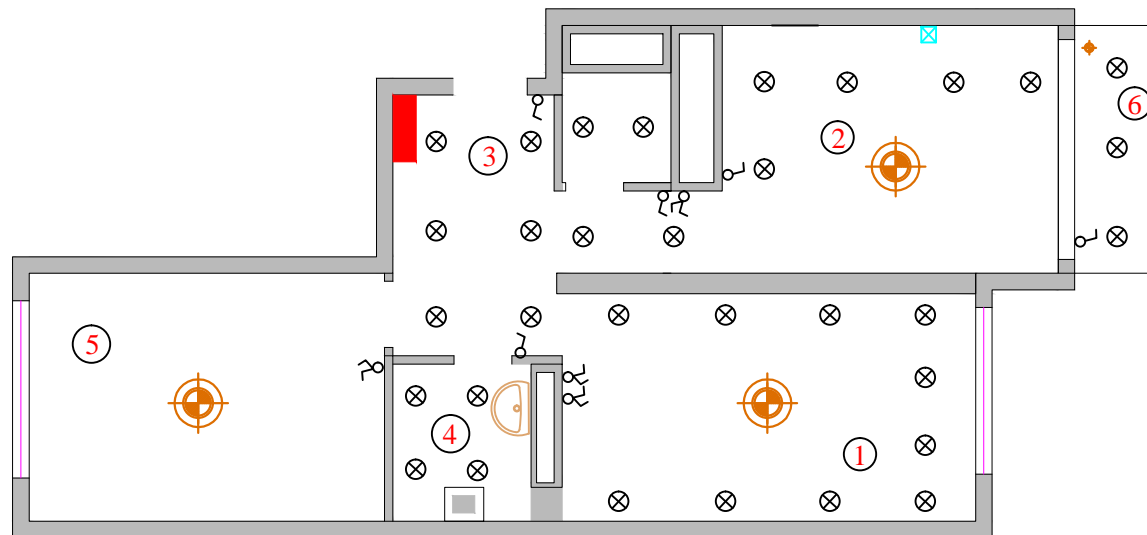

Экспликация помещений

Номер помещения	Наименование
1	Гостиная
2	Кухня
3	Коридор
4	Сан.узел
5	Спальная
6	Балкон

Обозначения электрооборудования

Номер помещения	Наименование
⊙	Люстра
◆	Светильник подвесной
⊗	Встроенный светильник (точечный)
⊠	Вытяжка
■	ЩР (щит распределительный)
⌋	Выключатель одноклавишный
⌋⌋	Выключатель 2-х клавишный

ЭОМ 01/04.16

Квартира по адресу: МО Сельское поселение Логовское поселок Сосновый бор д.1 кор. 1 кв. 1

Изм.	Колуч.	Лист	№ док.	Подп.	Дата				
						Электрооборудование и электроосвещение	Стадия	Лист	Листов
ГИП	Вагин И.В.				04.16		Р	3	6
Разраб.	Ченский П.С.				04.16				
Утвердил	Вагин И.В.				04.16	Электроосвещение	000 "ЭнергоСервисГарант"		

Инв. № подл. и дата
Взам. инв. № подл.