


Инв. №	лоп. и дата	Зам. инв.
подл.		№

План расположения розеток Квартира №1

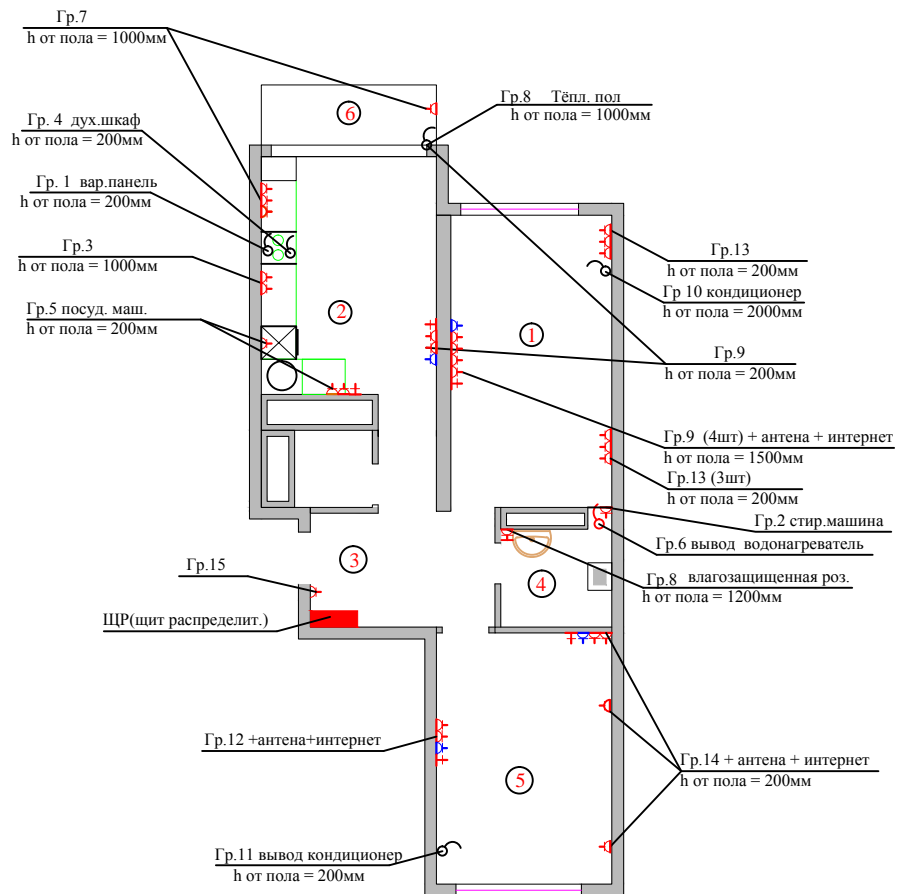

Экспликация помещений

Номер помещения	Наименование
1	Гостиная
2	Кухня
3	Коридор
4	Санузел
5	Спальная
6	Балкон

Все розетки находятся на 200мм от проемов и по высоте H=250мм от чистого пола, кроме специально указанных.

Обозначения электрооборудования

Номер помещения	Наименование
+	Розетка интернет
⊕	Розетка электрическая
⊞	Розетка телевизионная
⊞	Розетка закрытая
▭	Теплый пол
▭	ЩР (Щит распределительный)

Изм.	Колуч.	Лист	№ док.	Подп.	Дата
ГИП	Вагин И.В.				04.16
Разраб.	Ченский П.С.				04.16
Утвердил	Вагин И.В.				04.16

ЭОМ 01/04.16

Квартира по адресу: МО Сельское поселение Логовское
поселок Сосновый бор д.1 кор. 1 кв. 1

Электрооборудование и
электроосвещение

Стадия	Лист	Листов
Р	4	6

Электрооборудование

ООО "ЭнергоСервисГарант"